




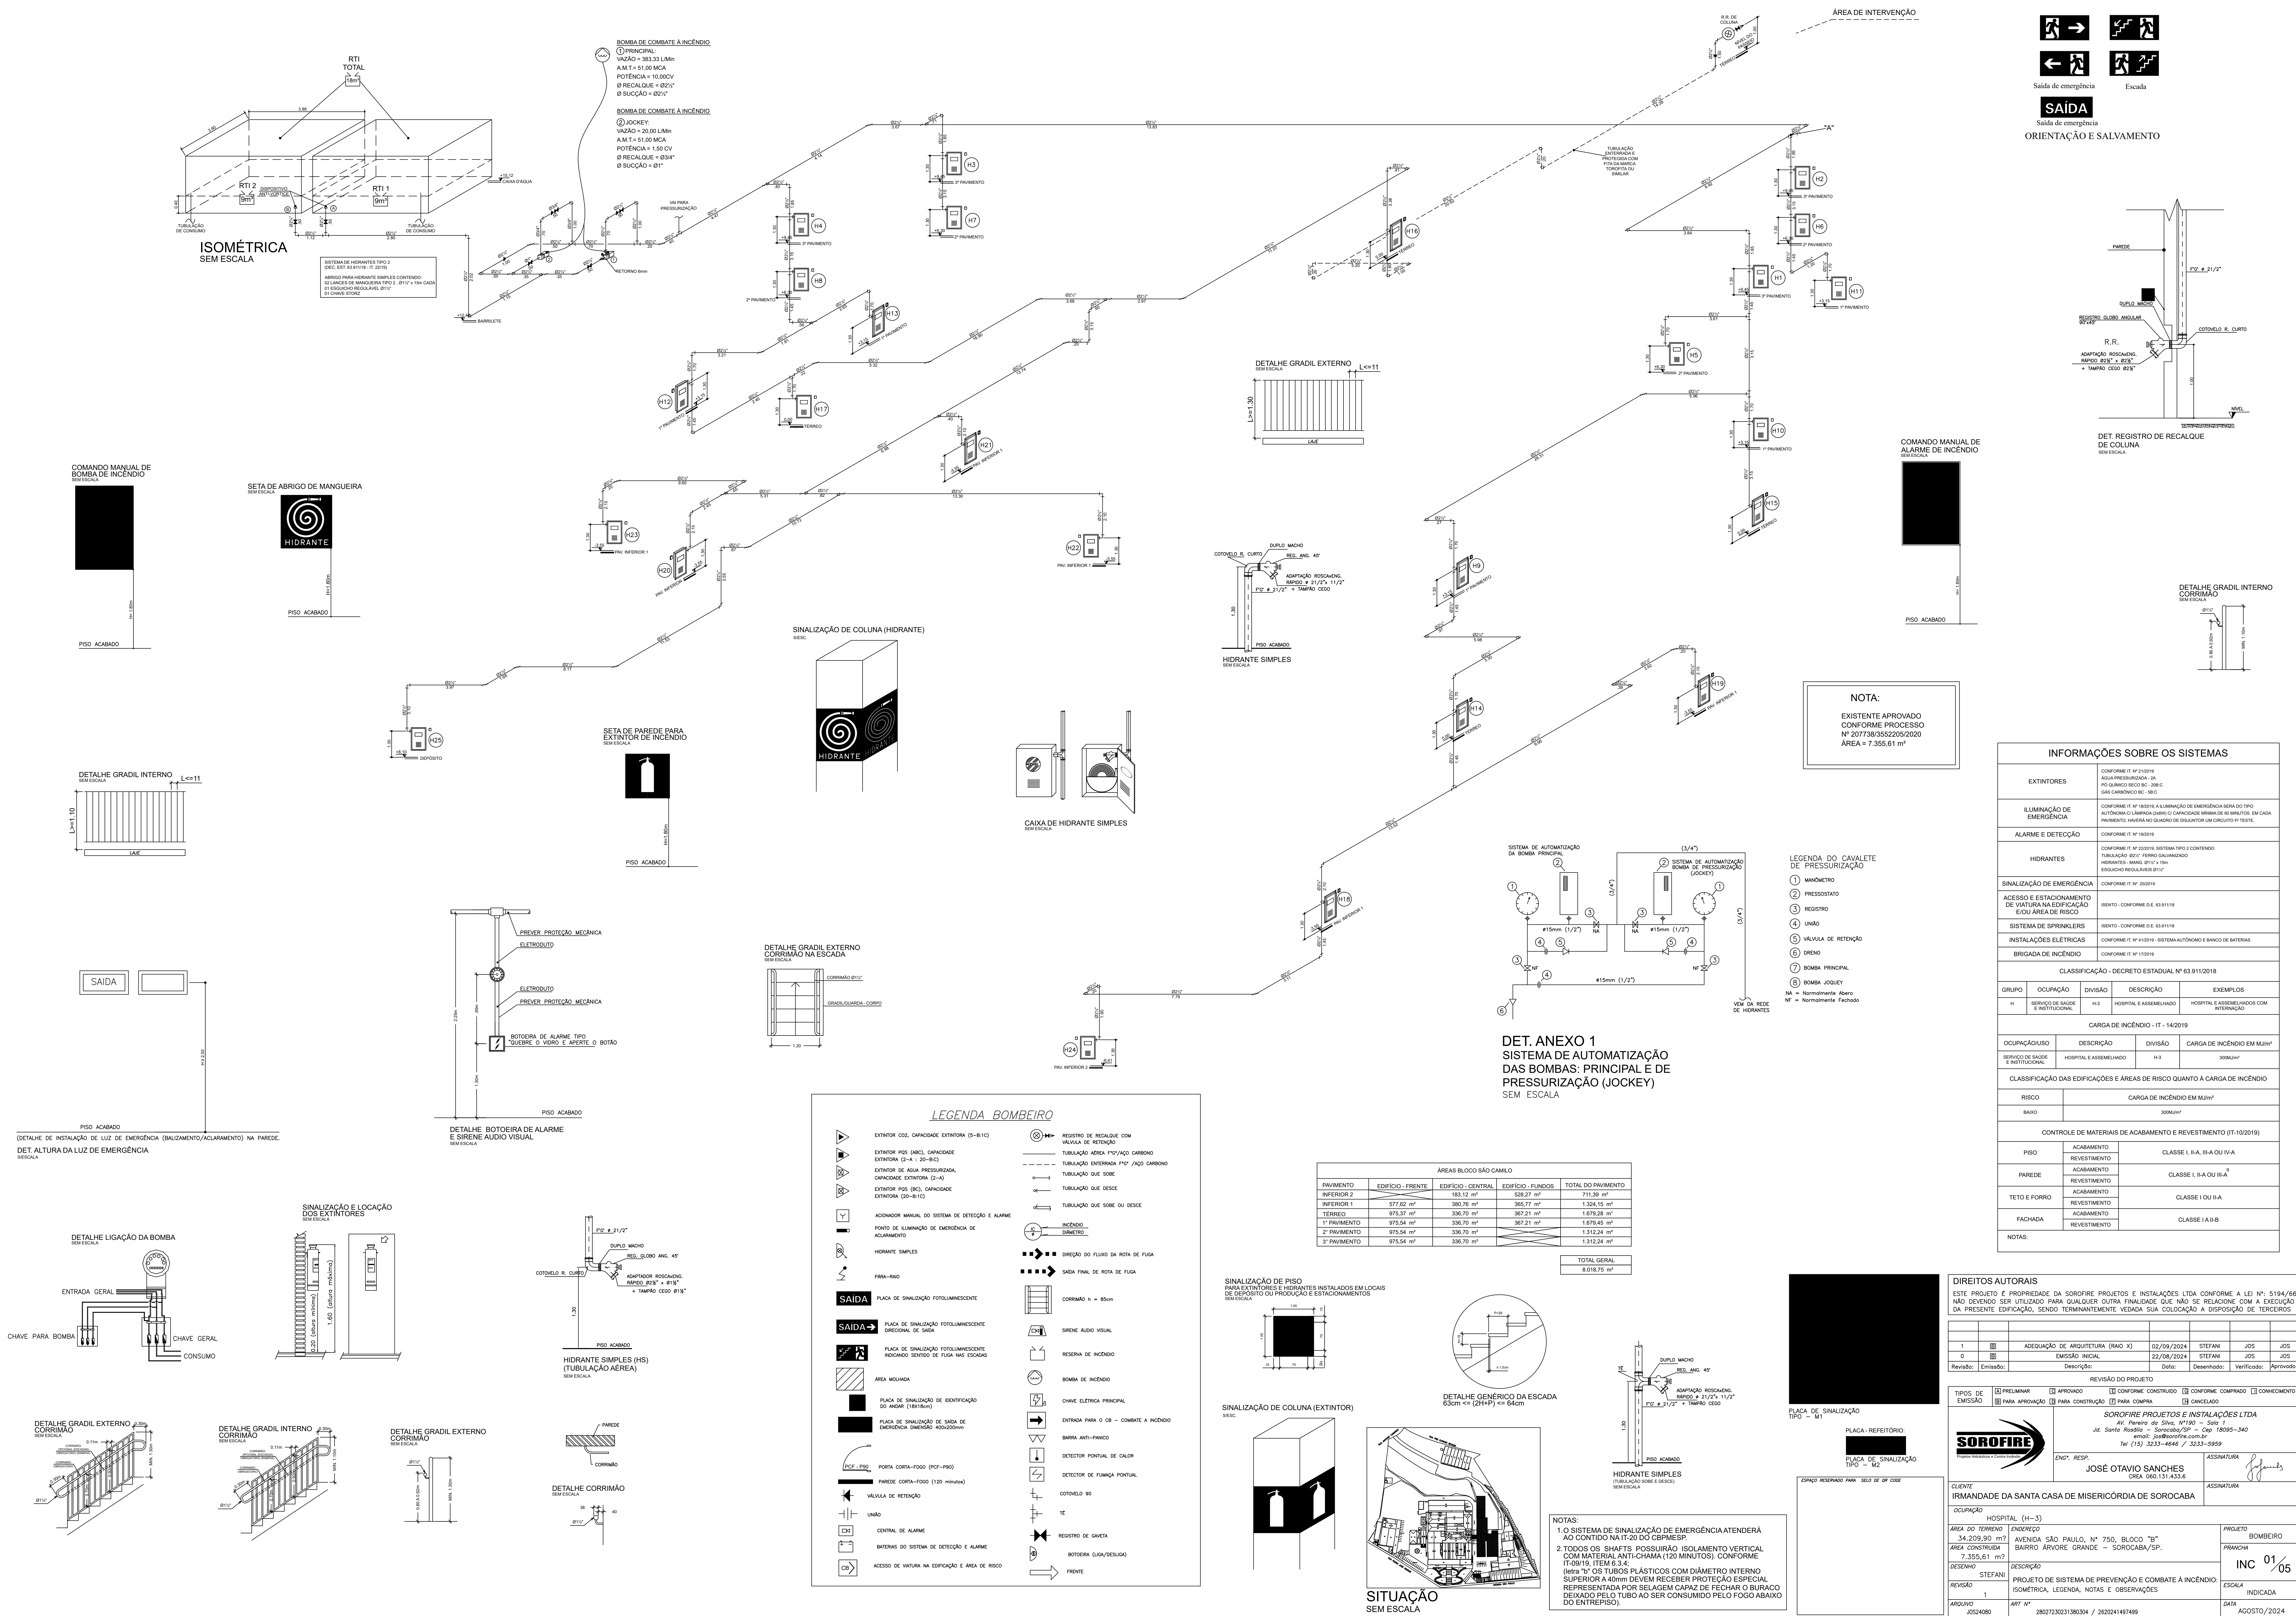


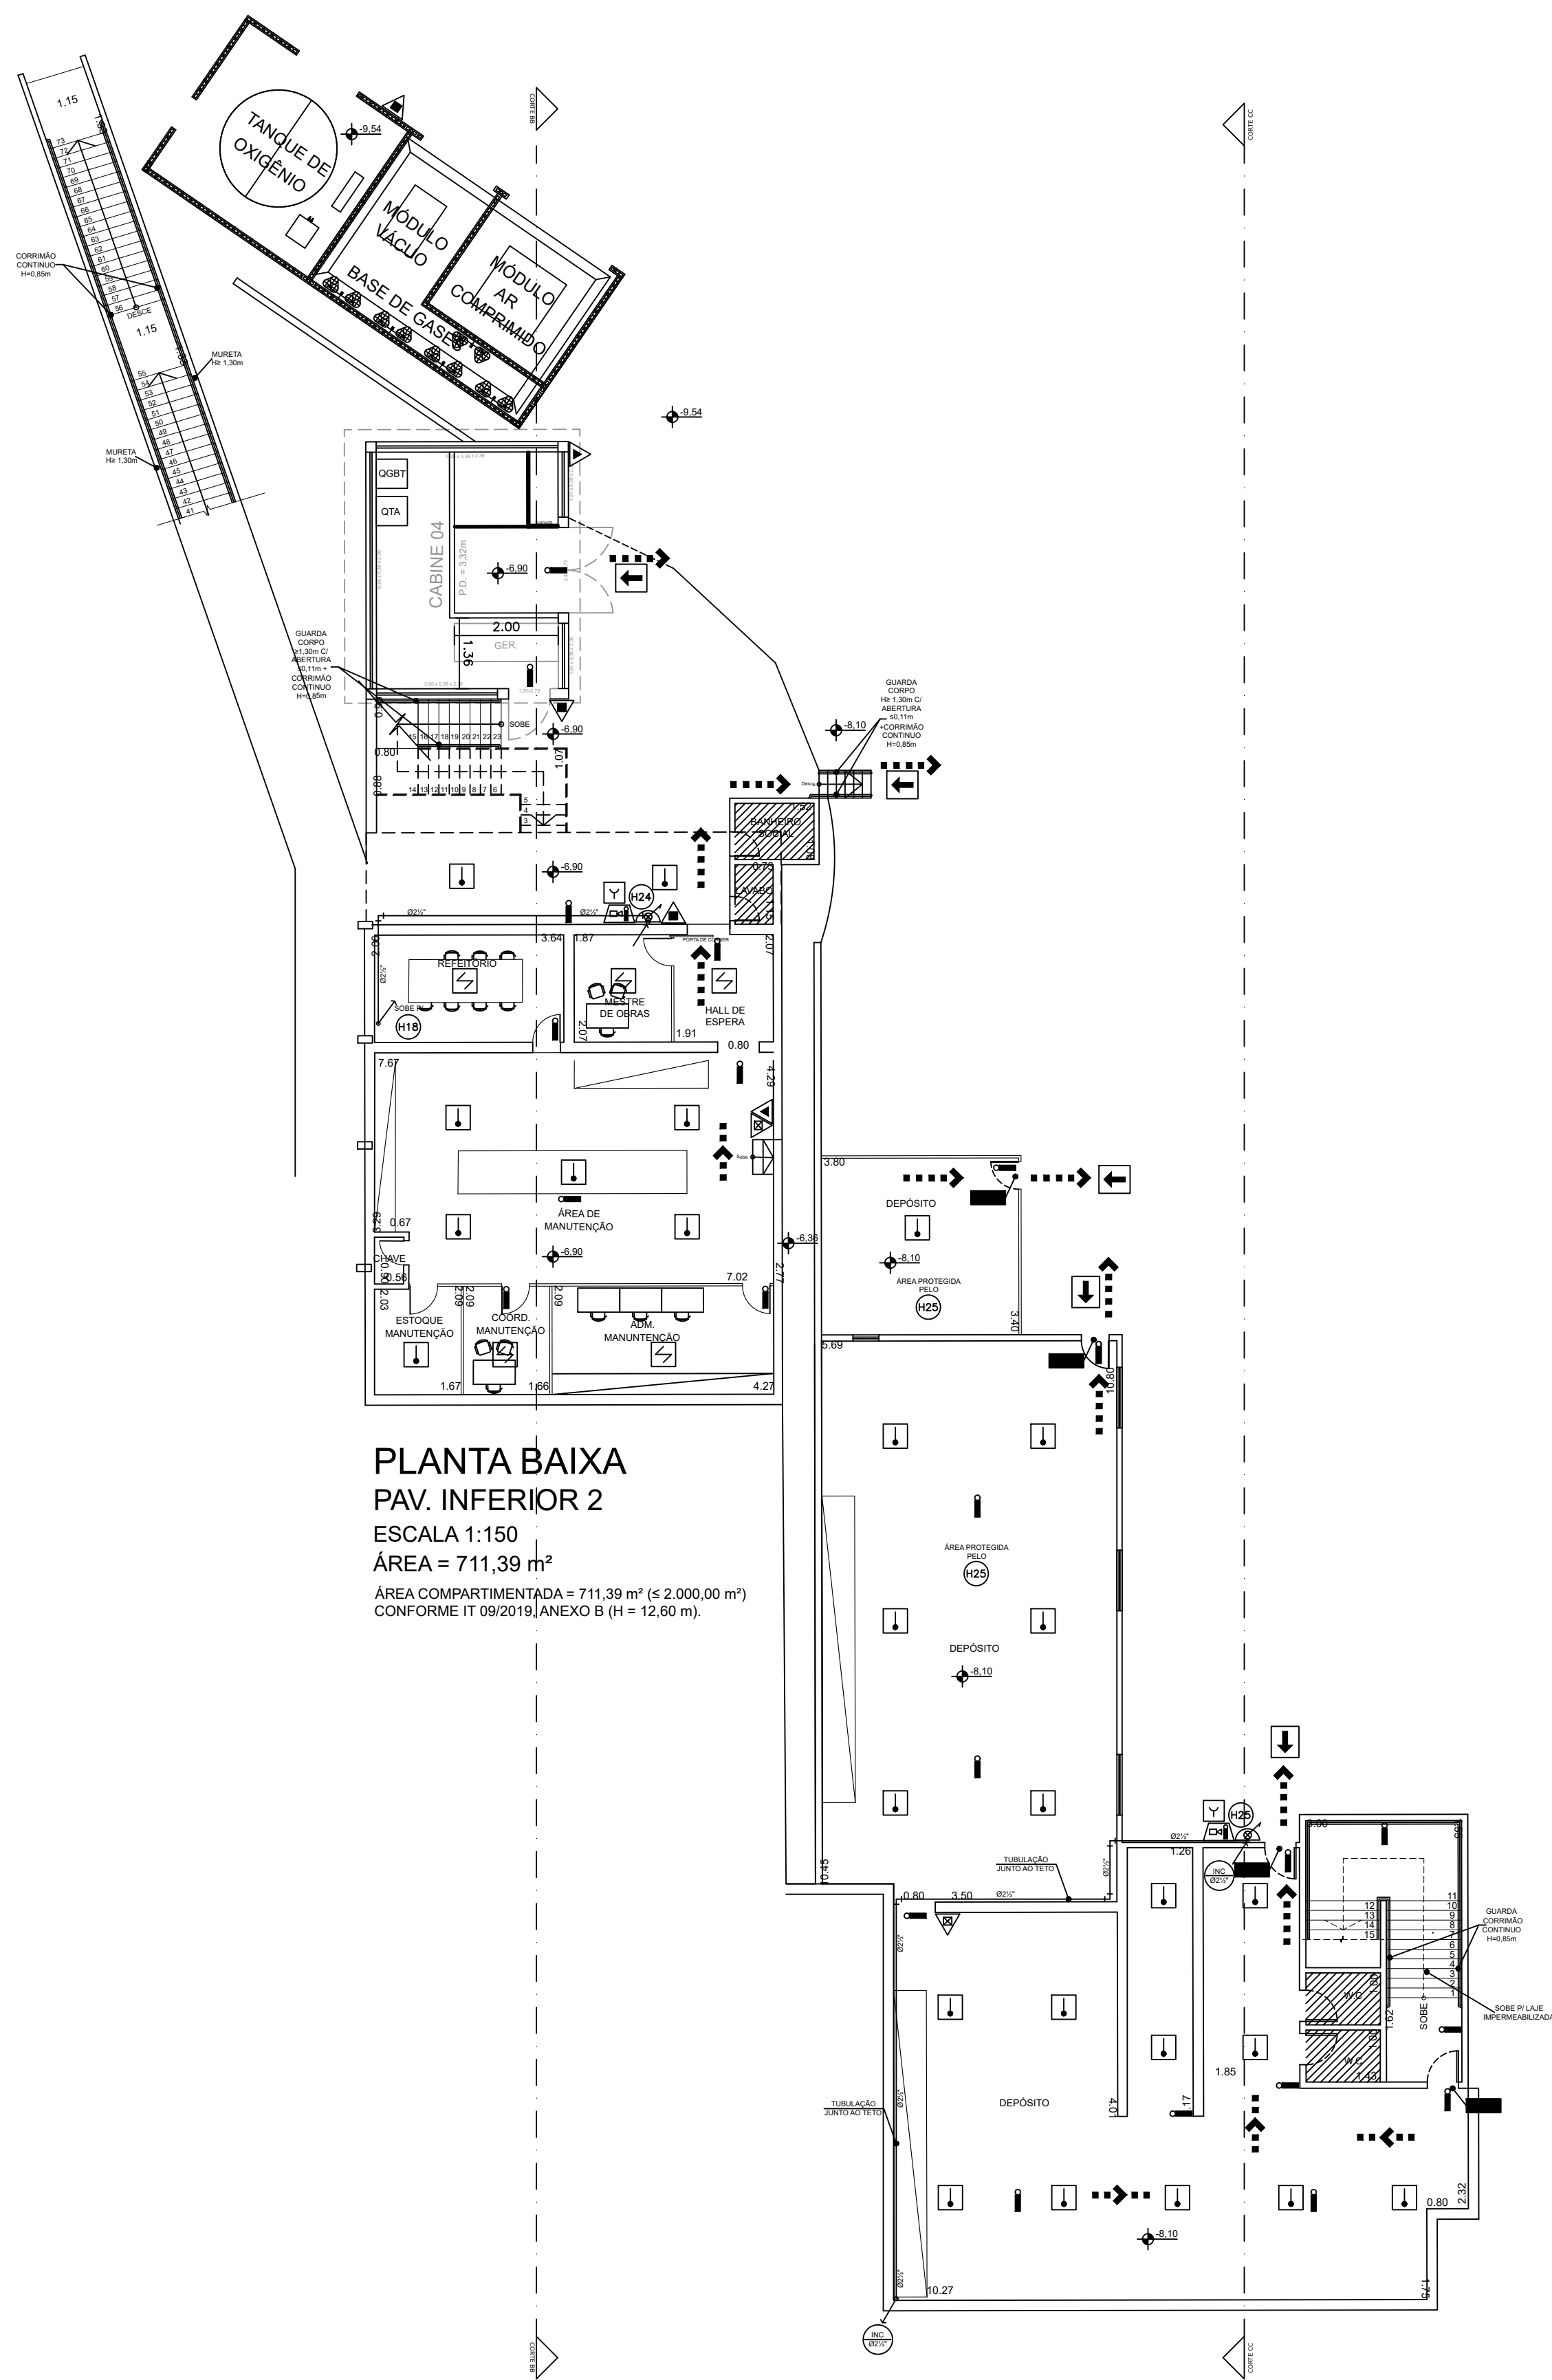

PLANTA BAIXA
PAV. INFERIOR 2
ESCALA 1:150
ÁREA = 711,39 m²
CONFORME IT 09/2019, ANEXO B (H = 12,60 m)

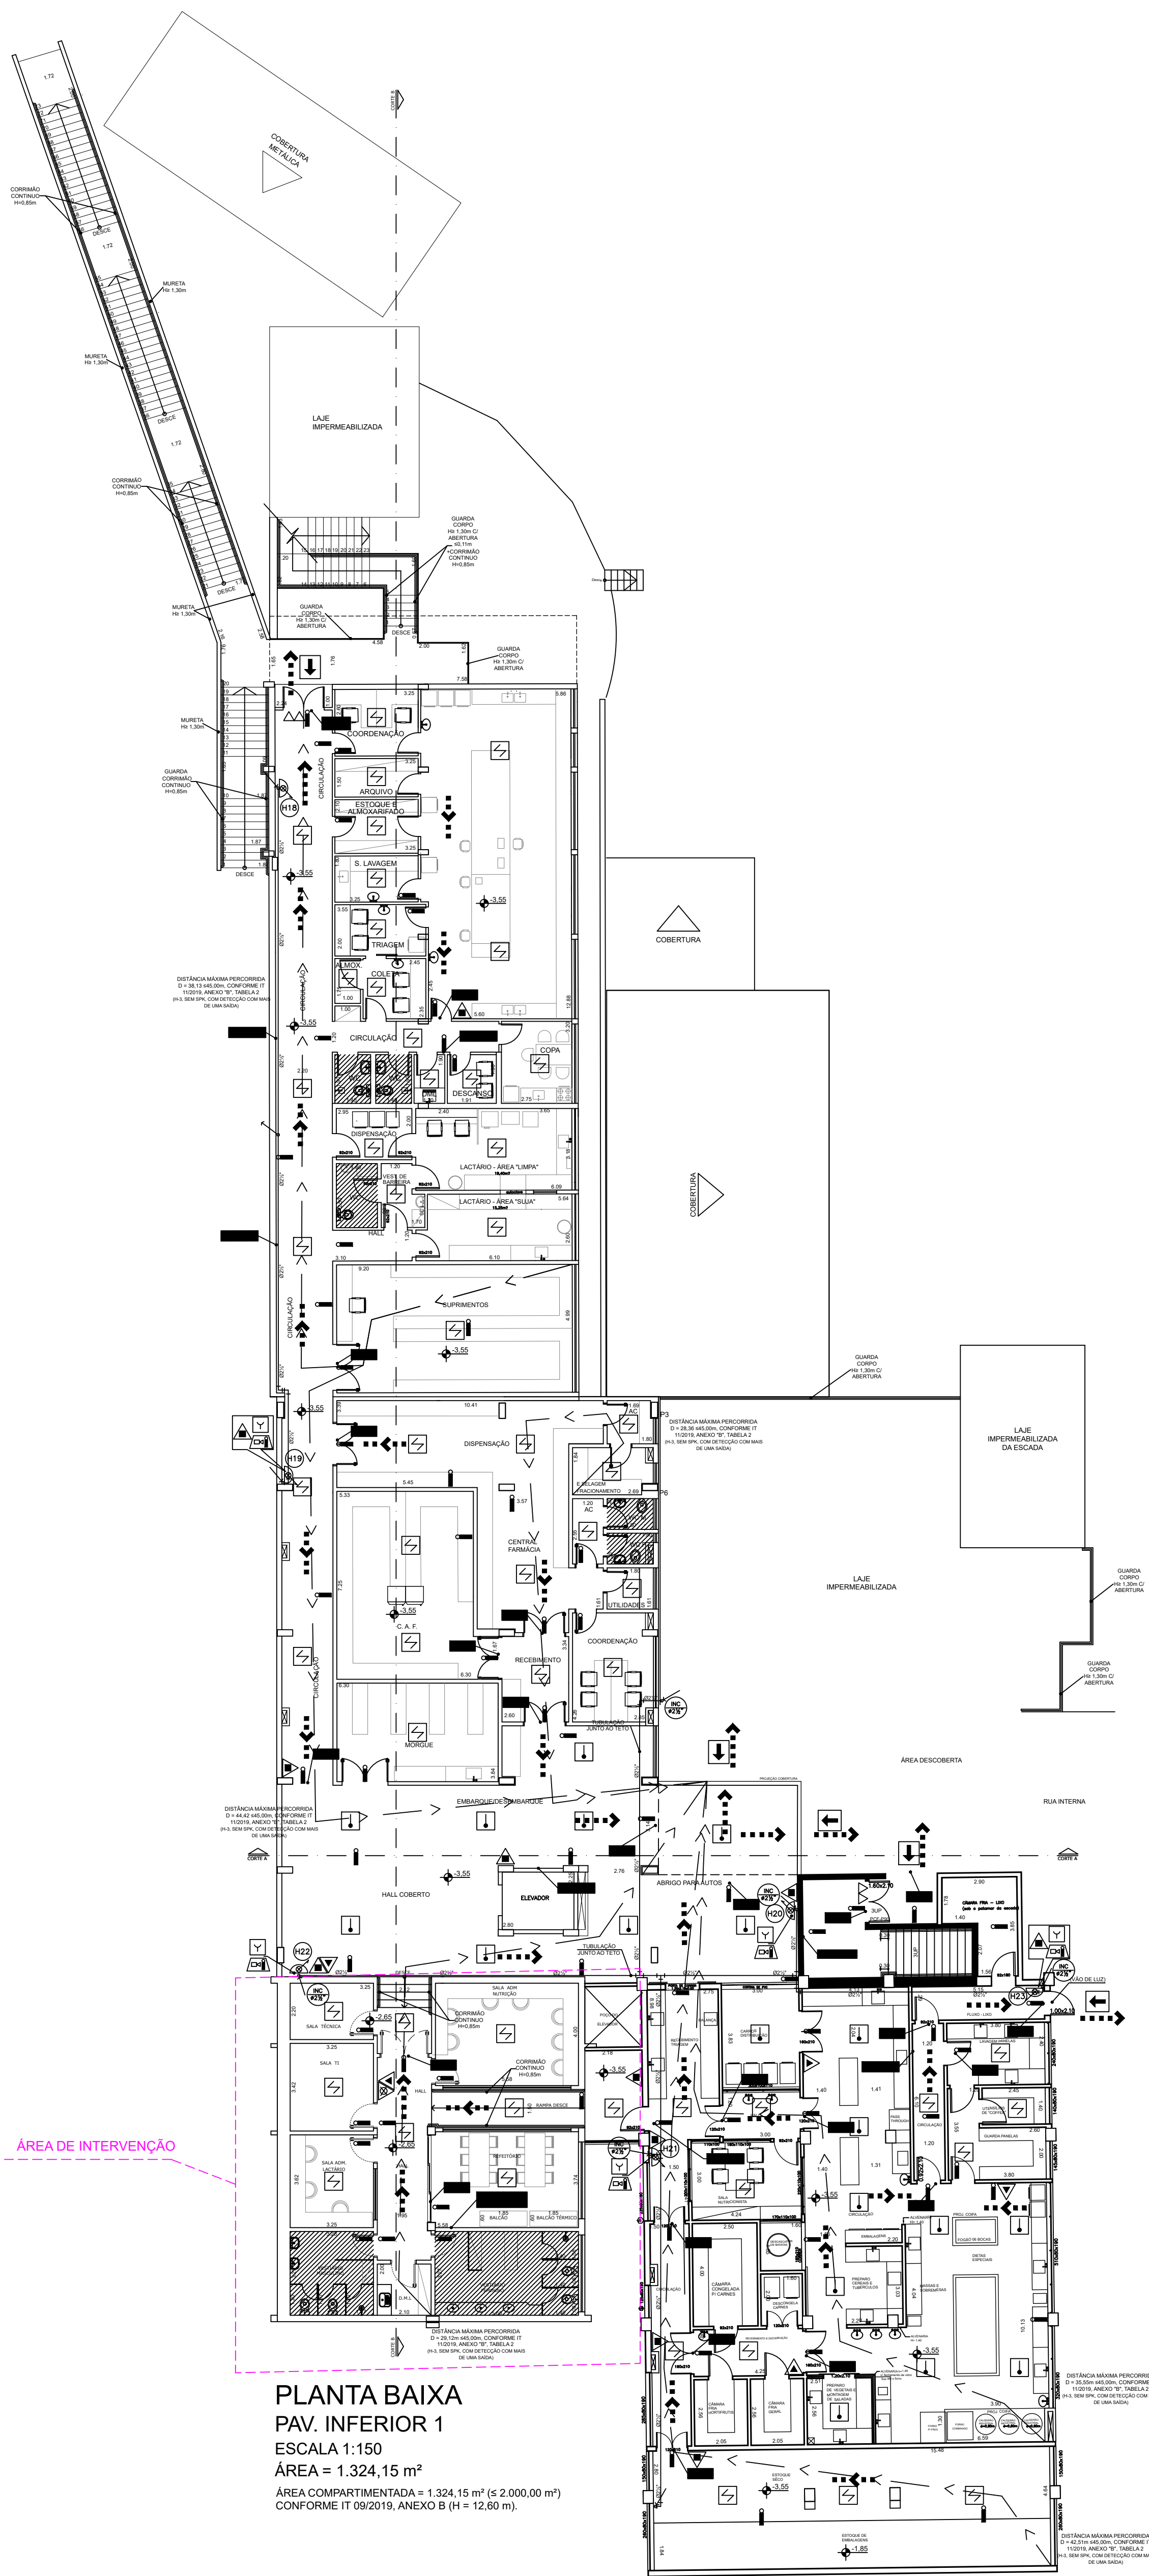

PLANTA BAIXA
PAV. INFERIOR 1
ESCALA 1:150
ÁREA = 1.324,15 m²
CONFORME IT 09/2019, ANEXO B (H = 12,60 m)

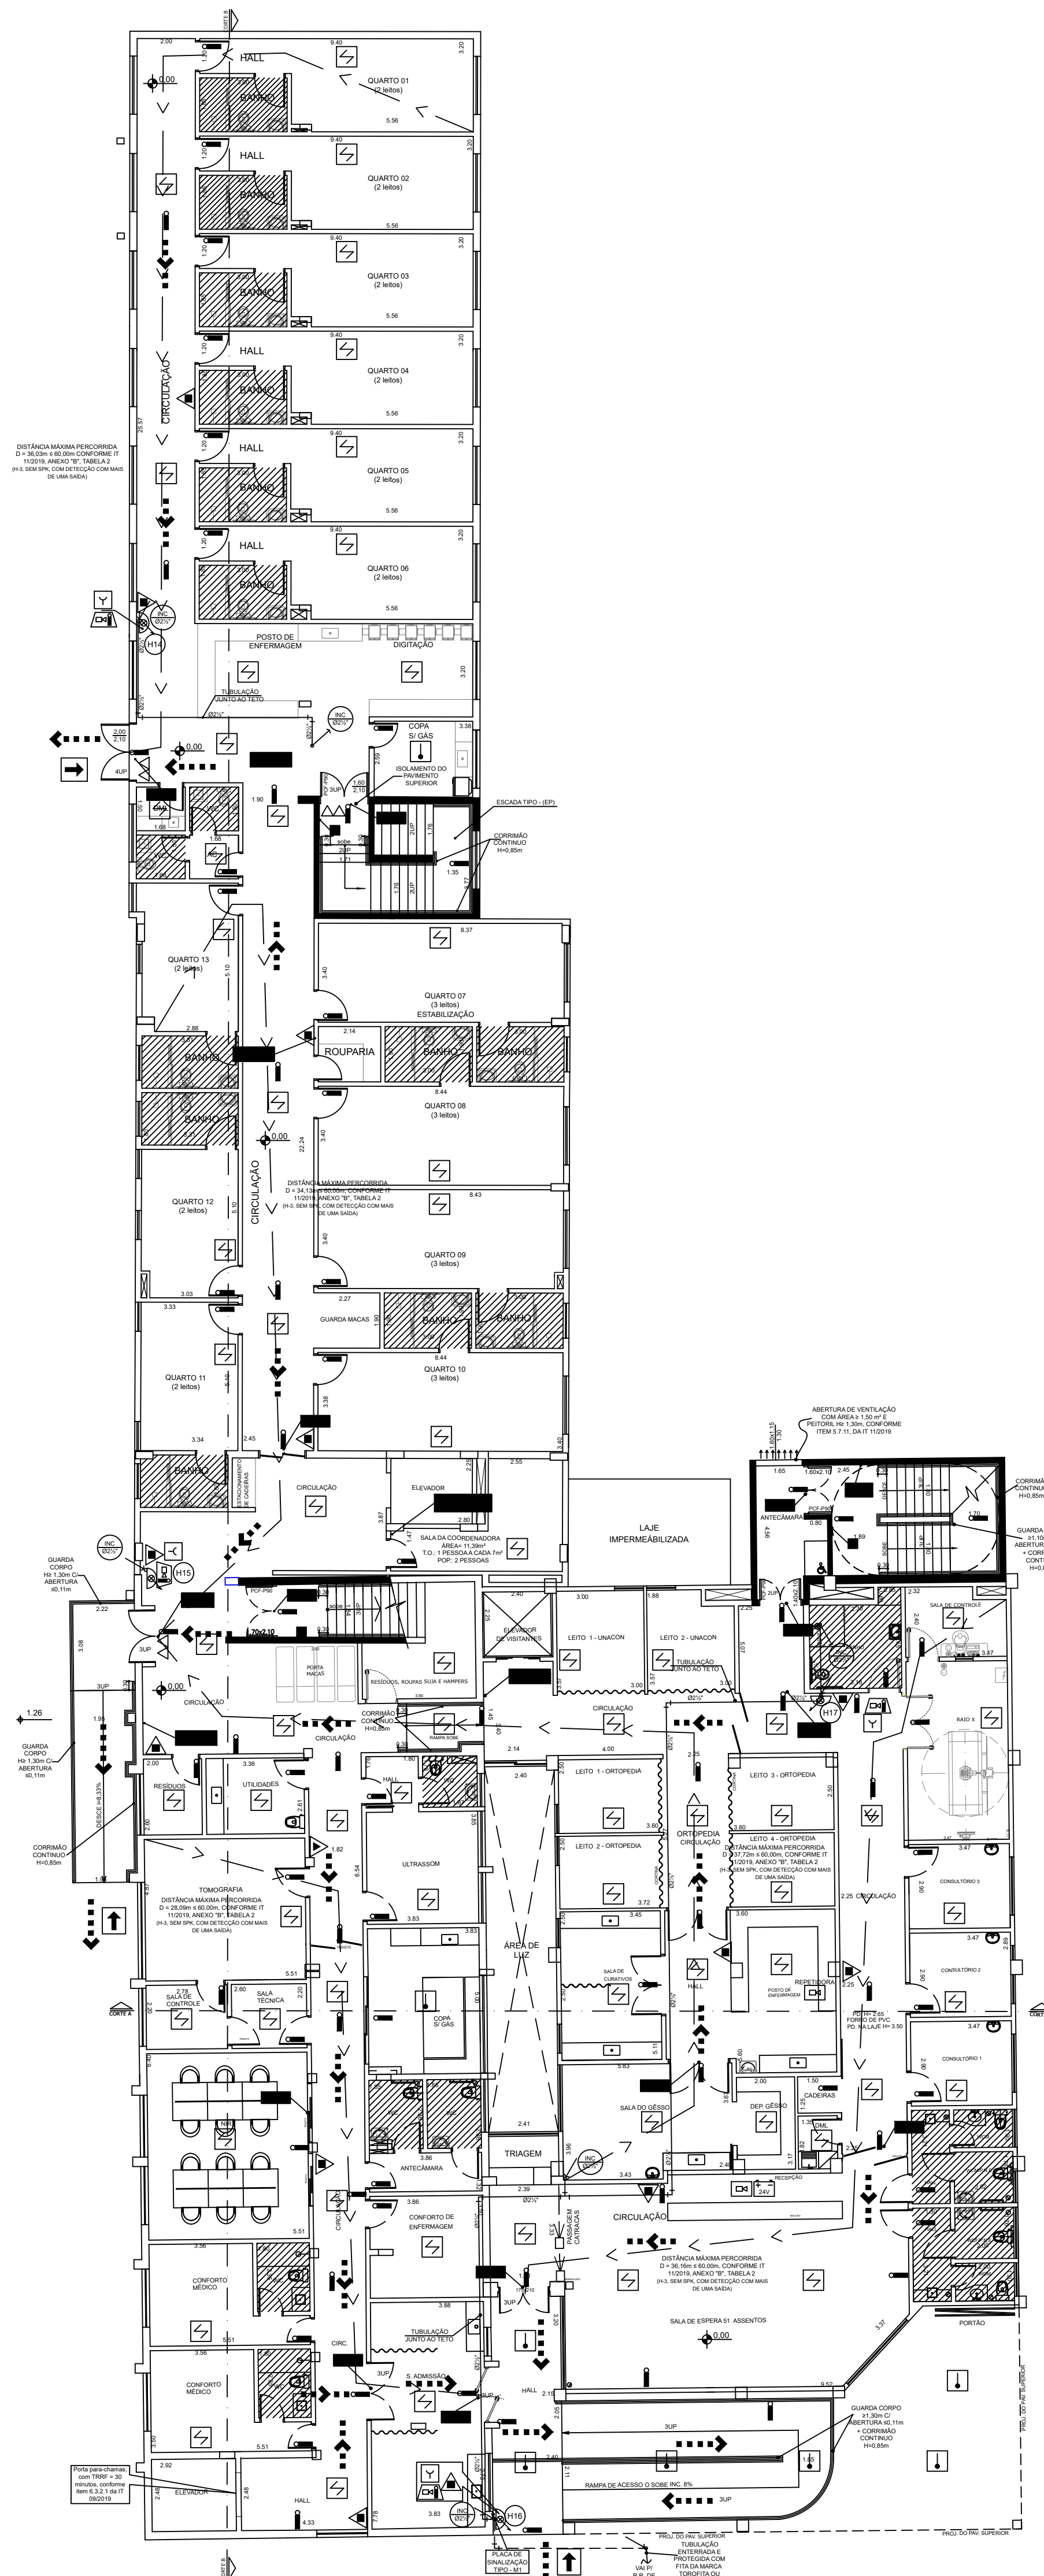

PLANTA BAIXA
TÉRREO - CLÍNICA MÉDICA / EXAMES / EMERGÊNCIA
ESCALA 1:150
ÁREA = 1.679,28 m²
CONFORME IT 09/2019, ANEXO B (H = 12,60 m)

NOTA:
EXISTENTE APROVADO
CONFORME PROCESSO
Nº 207738/3552205/2020
ÁREA = 7.355,61 m²

DIREITOS AUTORAIS
ESTE PROJETO É PROPRIEDADE DA SOROFIRE PROJETOS E INSTALAÇÕES LTDA CONFORME A LEI Nº 5194/96,
NÃO DEVENDO SER UTILIZADO PARA QUALQUER OUTRA FINALIDADE QUE NÃO SE RELACIONE COM A EXECUÇÃO
DA PRESENTE EDIFICAÇÃO, SENDO TERMINANTEMENTE VEDADA SUA COLOCAÇÃO À DISPOSIÇÃO DE TERCEIROS

1	☒	ADEQUAÇÃO DE ARQUITETURA (RAG X)	02/09/2024	STEFANI	JOS	JOS
0	☒	EMISSÃO INICIAL	22/08/2024	STEFANI	JOS	JOS
Revisão:	Emissão:	Descrição:	Delta:	Desenhado:	Verificado:	Aprovado:

REVISÃO DO PROJETO

TIPOS DE EMISSÃO ☒ PRELIMINAR ☒ APROVADO ☒ CONFORME CONSTRUÍDO ☒ CONFORME COMPROVADO ☒ CANCELADO

☒ PARA APROVAÇÃO ☒ PARA CONSTRUÇÃO ☒ PARA COMPRA ☒ CANCELADO

SOROFIRE PROJETOS E INSTALAÇÕES LTDA

Av. Paraná do Sul, nº190 - Sala 1
Jd. Santa Rádula - Sorocaba/SP - Cep 18095-340
email: sorofire@sorofire.com.br
Tel (15) 3233-4646 / 3233-5959

ENQ. RESP. JOSÉ OTAVIO SANCHES CREA 060.131.433.6 ASSINATURA

CLIENTE IRMANDADE DA SANTA CASA DE MISERICÓRDIA DE SOROCABA ASSINATURA

Ocupação HOSPITAL (H-3)

ÁREA DO TERRENO 34.209,90 m² ENDEREÇO AVENIDA SÃO PAULO, Nº 750, BLOCO "B"

ÁREA CONSTRUTIVA 7.355,61 m² BAIRRO ÁRVORE GRANDE - SOROCABA/SP.

DESENHO STEFANI PROJETO DE SISTEMA DE PREVENÇÃO E COMBATE A INCÊNDIO: ESCALA

REVISÃO 1 PLANTAS INDICADA

ARQUIVO J0224080 ART Nº 2802720231380304 / 2820241487499 DATA AGOSTO/2024