






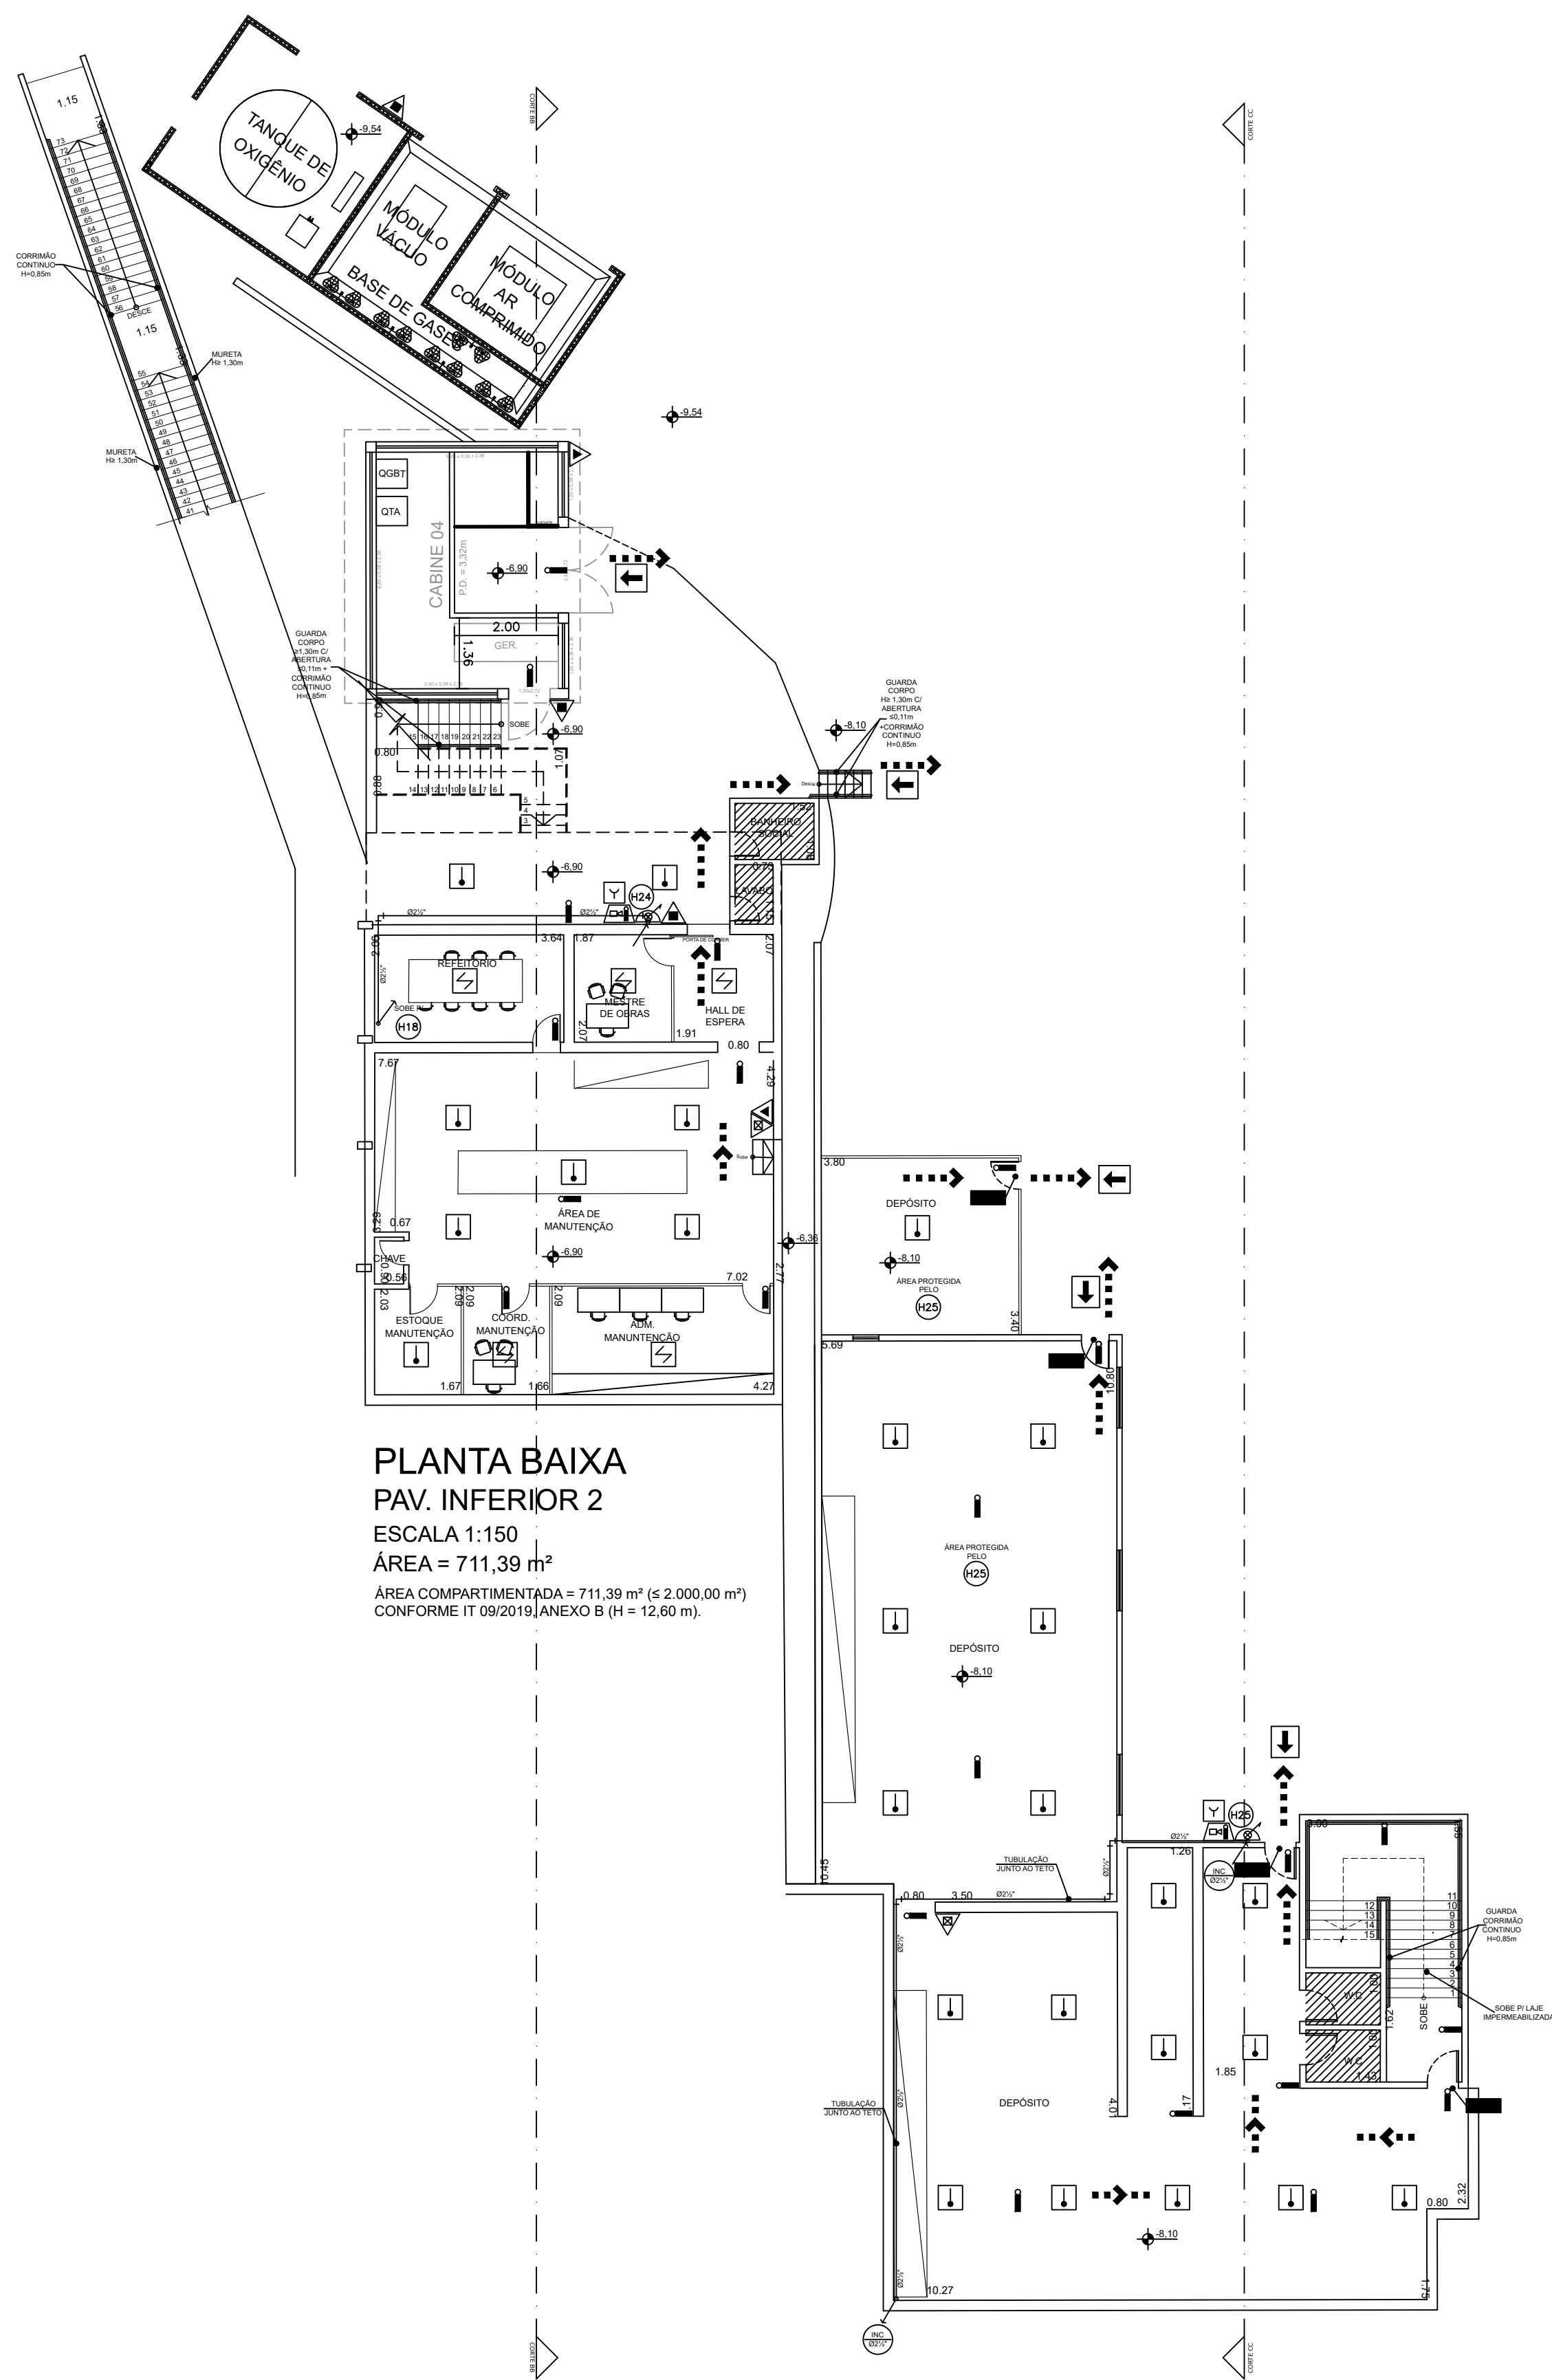

PLANTA BAIXA  
PAV. INFERIOR 2  
ESCALA 1:150  
ÁREA = 711,39 m²  
CONFORME IT 09/2019, ANEXO B (H = 12,60 m)

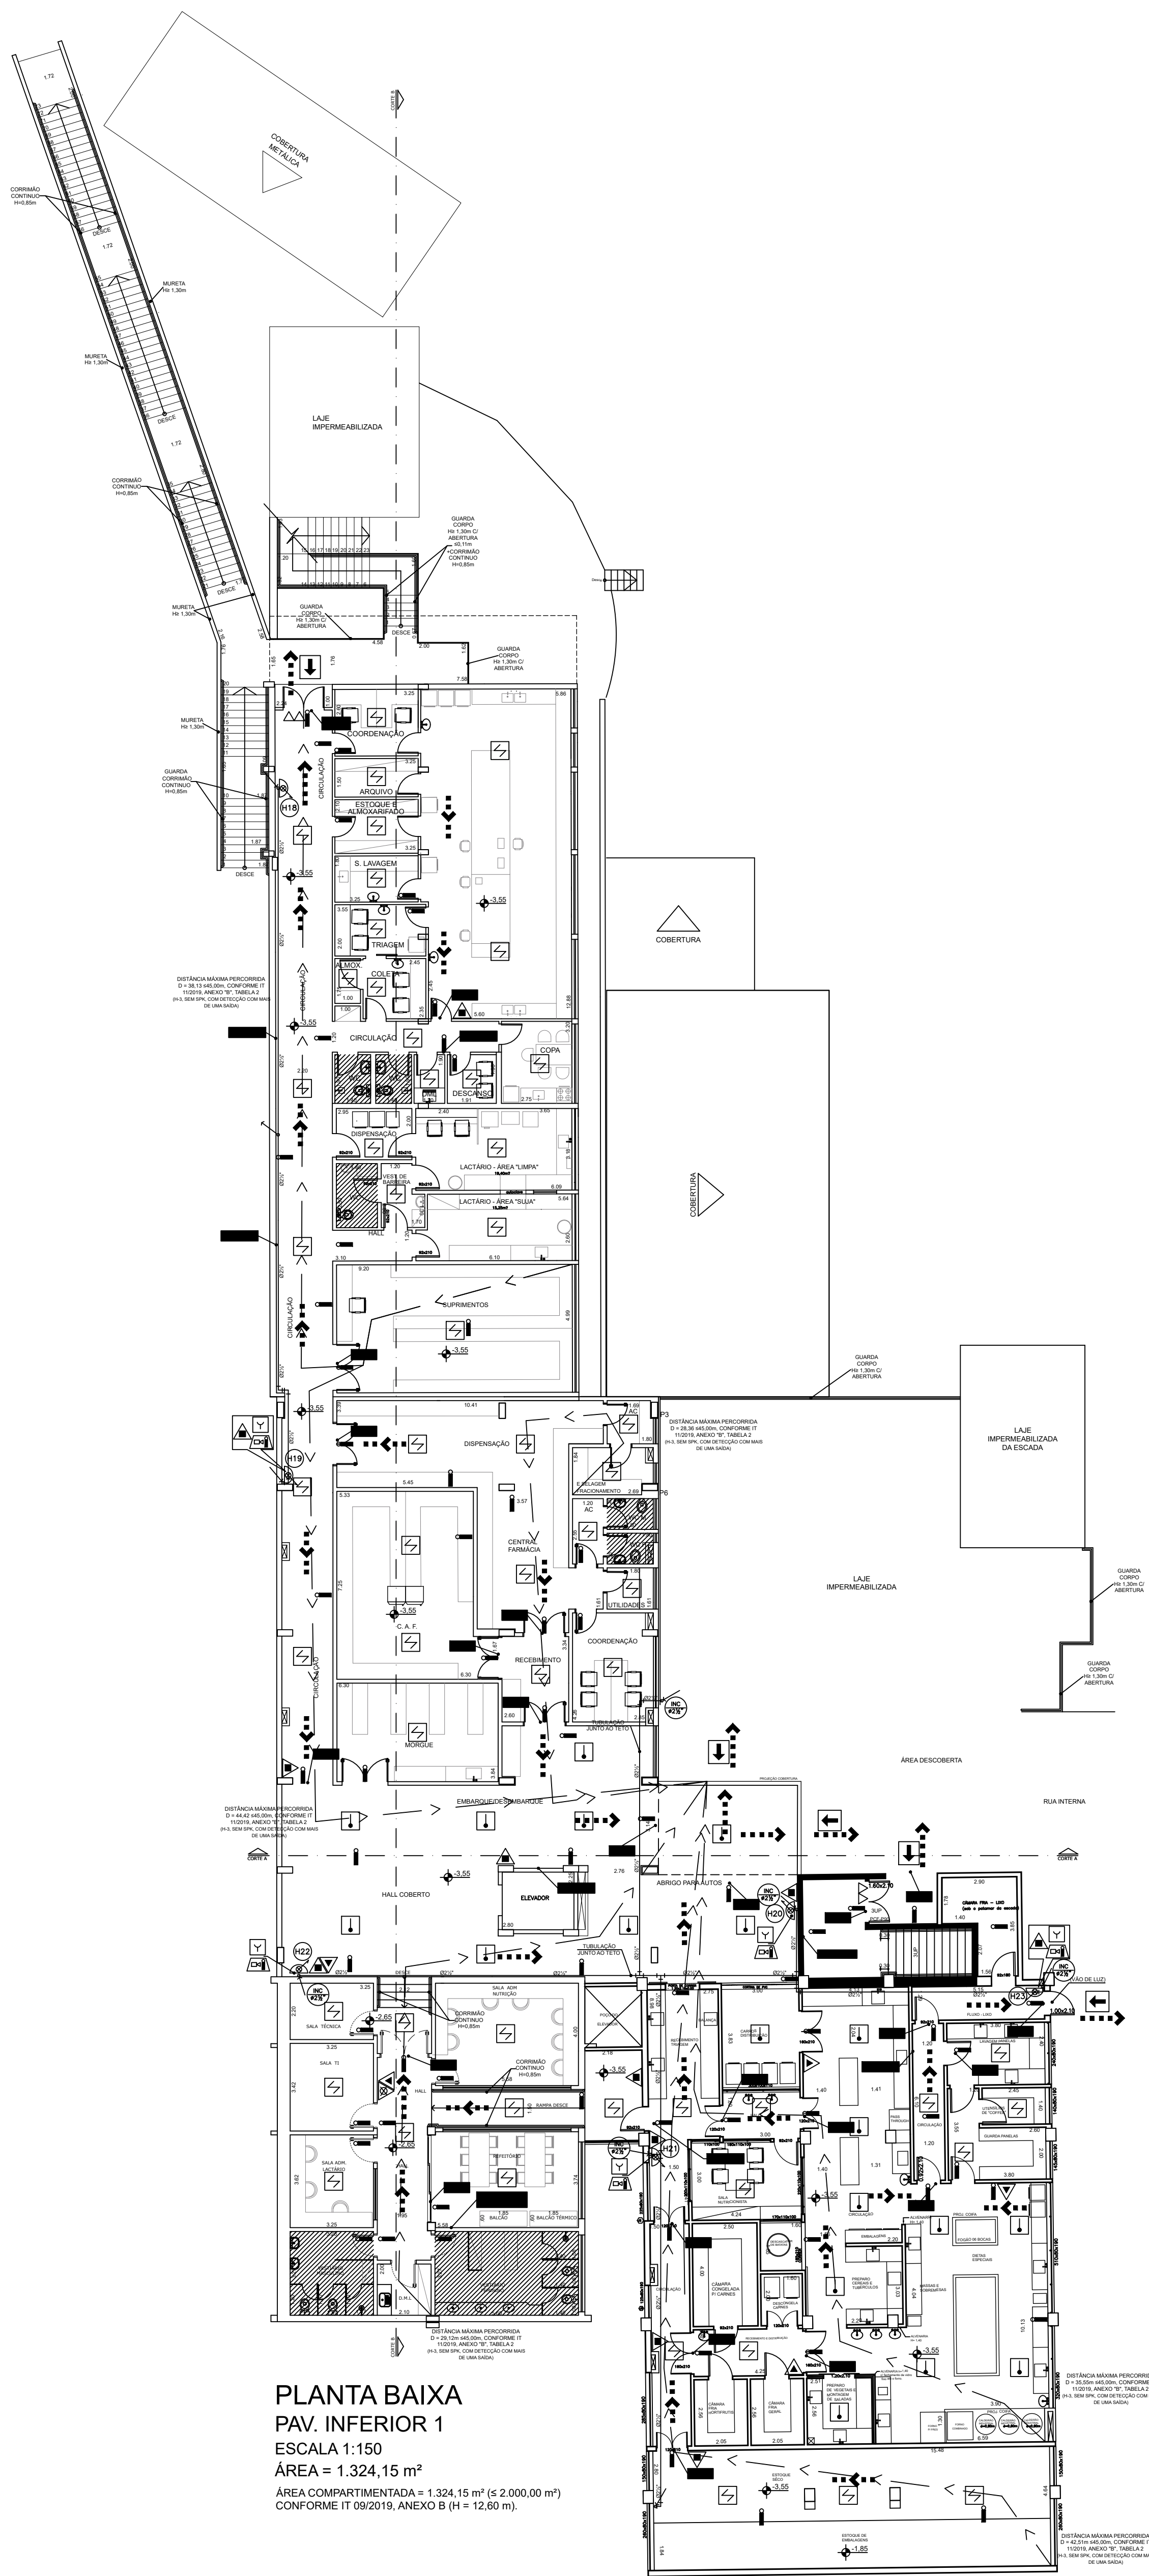

PLANTA BAIXA  
PAV. INFERIOR 1  
ESCALA 1:150  
ÁREA = 1.324,15 m²  
CONFORME IT 09/2019, ANEXO B (H = 12,60 m)

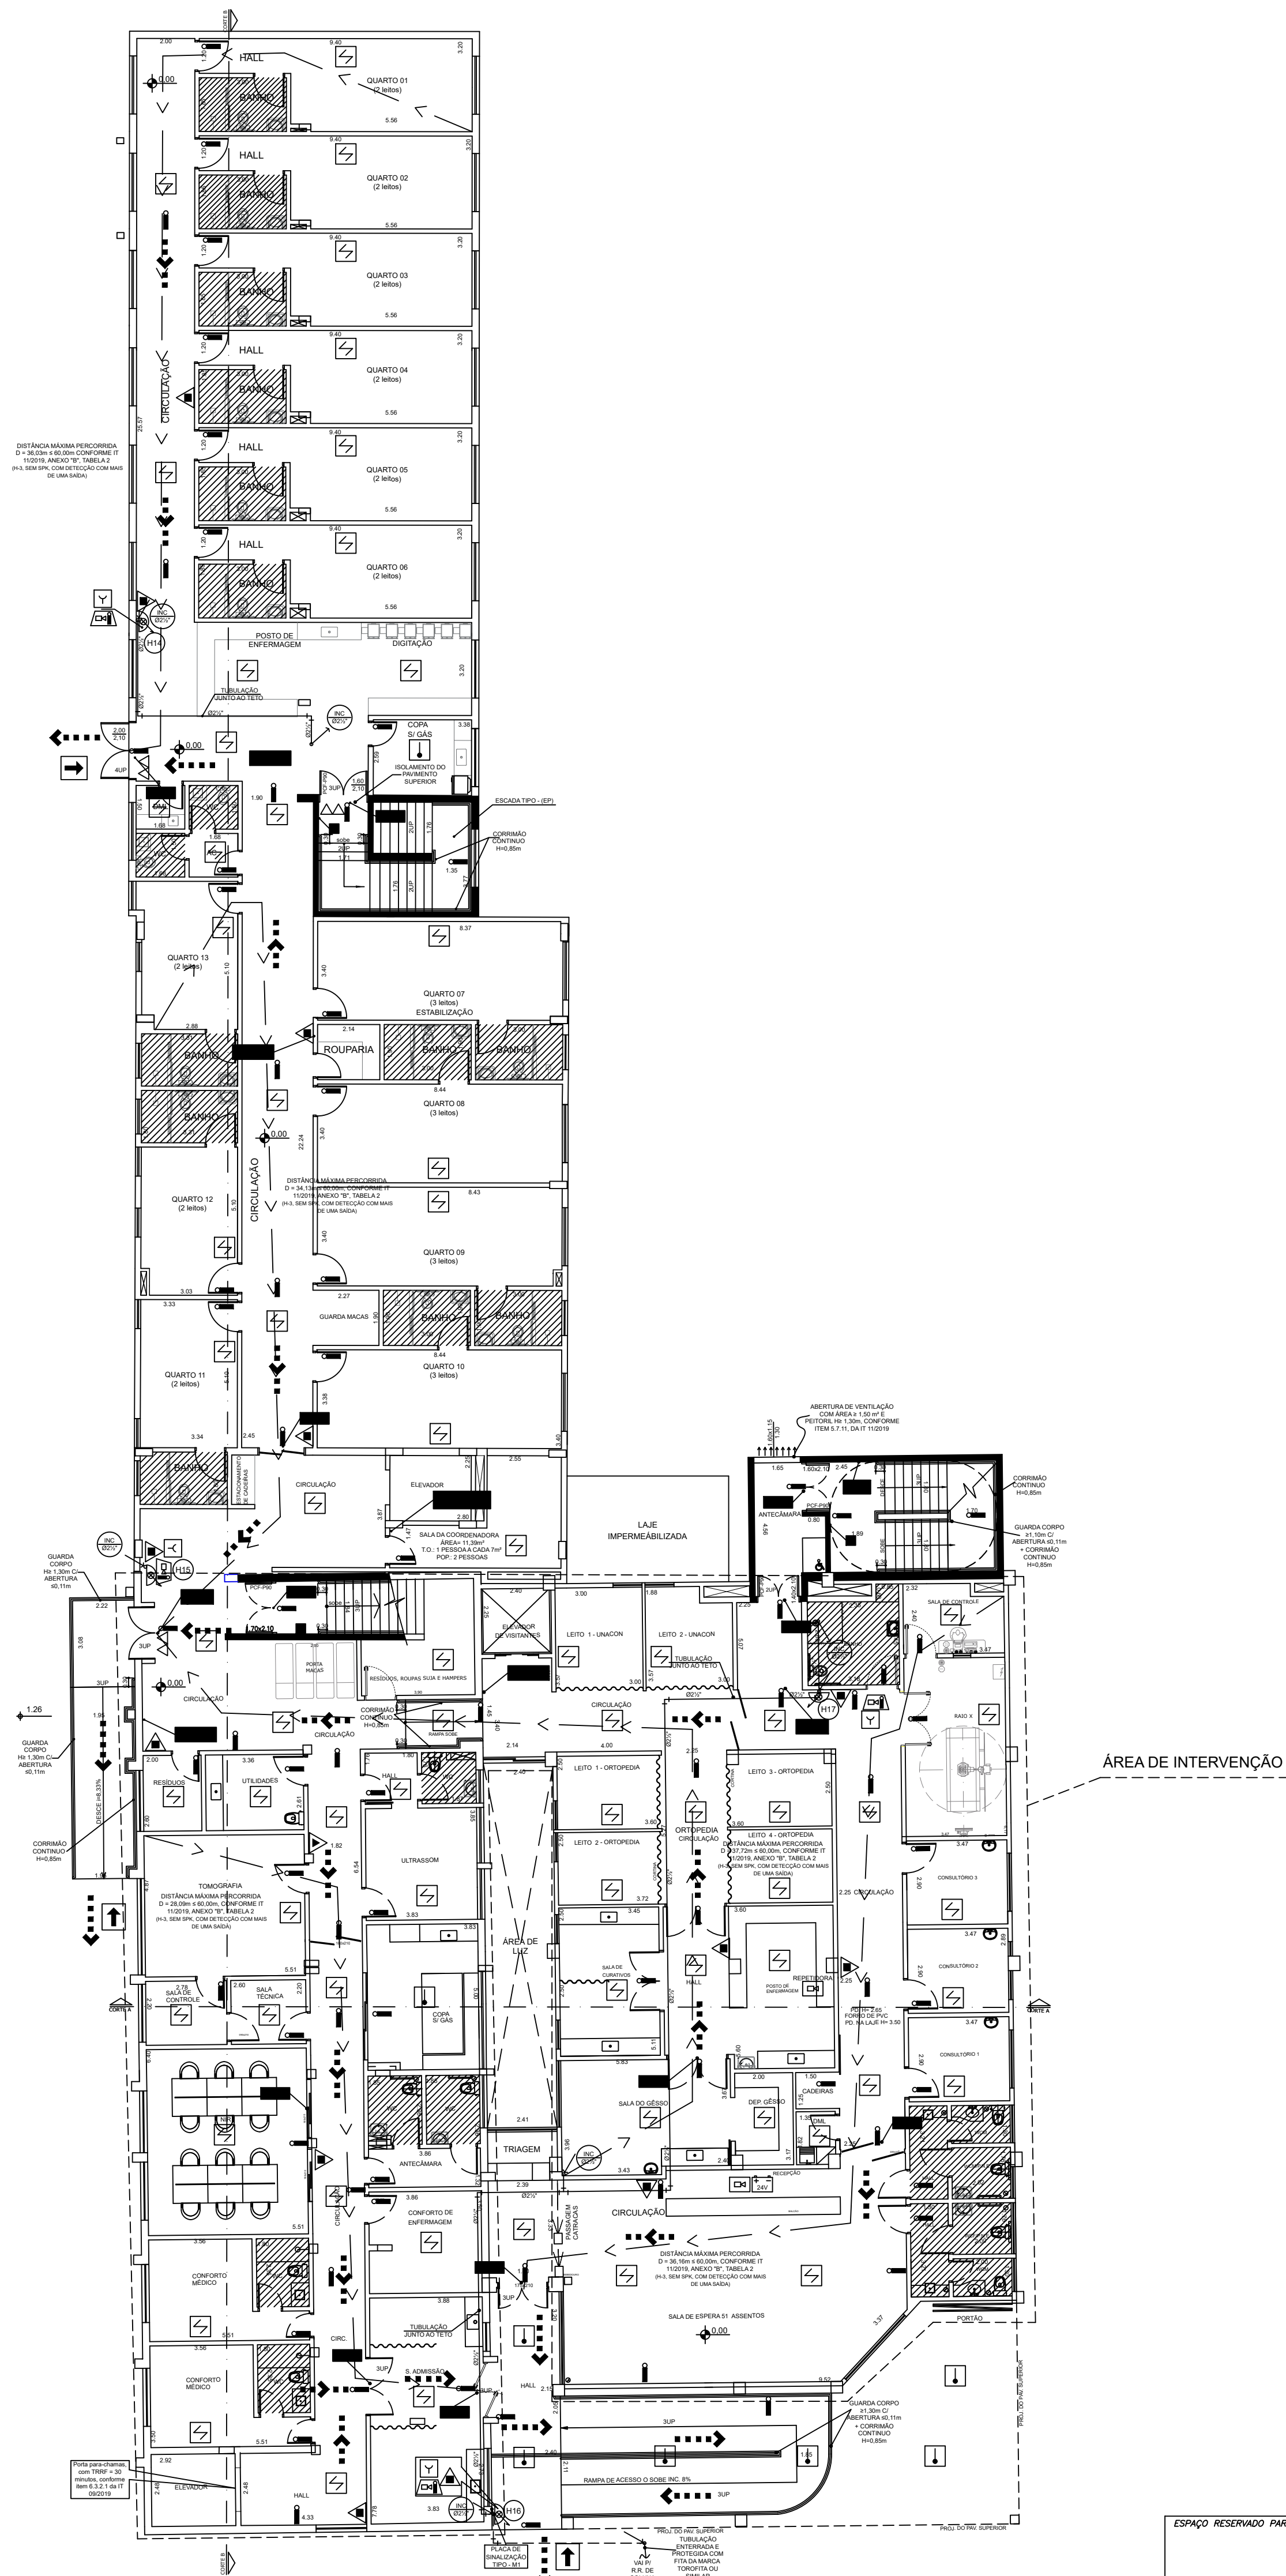

PLANTA BAIXA  
TÉRREO - CLÍNICA MÉDICA / EXAMES / EMERGÊNCIA  
ESCALA 1:150  
ÁREA = 1.679,28 m²  
CONFORME IT 09/2019, ANEXO B (H = 12,60 m)

NOTA:  
EXISTENTE APROVADO  
CONFORME PROCESSO  
Nº 207738/3552205/2020  
ÁREA = 7.355,61 m²

DIREITOS AUTORAIS  
ESTE PROJETO É PROPRIEDADE DA SOROFIRE PROJETOS E INSTALAÇÕES LTDA CONFORME A LEI Nº 5.194/66,  
NÃO DEVENDO SER UTILIZADO PARA QUALQUER OUTRA FINALIDADE QUE NÃO SE RELACIONE COM A EXECUÇÃO  
DA PRESENTE EDIFICAÇÃO, SENDO TERMINANTEMENTE VEDADA SUA COLOCAÇÃO À DISPOSIÇÃO DE TERCEIROS

| TIPO DE EMISSÃO | REVISÃO DO PROJETO | REVISÃO DO PROJETO | REVISÃO DO PROJETO  | REVISÃO DO PROJETO  | REVISÃO DO PROJETO |
|-----------------|--------------------|--------------------|---------------------|---------------------|--------------------|
| 1               | PRELIMINAR         | APROVADO           | CONFORME CONSTRUÇÃO | CONFORME COMPROVADO | CANCELADO          |
| 0               | PARA APROVAÇÃO     | PARA CONSTRUÇÃO    | PARA COMPRA         | CANCELADO           |                    |
| Revisão:        | Emissão:           | Descrição:         | Delta:              | Desenhado:          | Verificado:        |

REVISÃO DO PROJETO  
TIPO DE EMISSÃO: ☒ PRELIMINAR ☒ APROVADO ☐ CONFORME CONSTRUÇÃO ☐ CONFORME COMPROVADO ☐ CANCELADO  
PARA APROVAÇÃO ☒ PARA CONSTRUÇÃO ☐ PARA COMPRA ☐ CANCELADO

**SOROFIRE**  
SOROFIRE PROJETOS E INSTALAÇÕES LTDA  
Av. Paraná do Sul, nº190 - Sala 1  
Jd. Santa Rápido - Sorocaba/SP - Cep 18095-340  
email: sorofire@sorofire.com.br  
Tel (15) 3233-4646 / 3233-5959  
ENX: RESP: JOSÉ OTAVIO SANCHES  
CREA 060.131.433.6  
ASSINATURA: [Assinatura]

|                  |                                                     |           |                                                                              |
|------------------|-----------------------------------------------------|-----------|------------------------------------------------------------------------------|
| CLIENTE          | IRMANDADE DA SANTA CASA DE MISERICÓRDIA DE SOROCABA | PROJETO   | BOMBEIRO                                                                     |
| Ocupação         | HOSPITAL (H-3)                                      | FRANCHA   | INC 03/05                                                                    |
| ÁREA DO TERRENO  | 34.209,90 m²                                        | ENDEREÇO  | AVENIDA SÃO PAULO, Nº 750, BLOCO "B",<br>BAIRRO ÁRVORE GRANDE - SOROCABA/SP. |
| ÁREA CONSTRUTIVA | 7.355,61 m²                                         | PLANTAS   | INDICADA                                                                     |
| DESENHO          | STEFANI                                             | DESCRIÇÃO | PROJETO DE SISTEMA DE PREVENÇÃO E COMBATE A INCÊNDIO:                        |
| REVISÃO          | 1                                                   | ART Nº    | 2802720231380304 / 2802041487499                                             |
| ARQUIVO          | JOS24080                                            | DATA      | AGOSTO/2024                                                                  |